

KOPIA MAPY ZASADNICZEJ

Skala 1 : 1000

kopia sekcji 402.434.153

STAROSTWO POWIATOWE
W CZARNKOWIE


Wydział Architektury i Budownictwa
64-700 CZARNKÓW, ul. Rybaki 3
tel. 253-01-95

Woj. Wielkopolskie
Gmina ; Lubasz
Wieś : Dębe

Nr Dz 996/ 2005
Nr Kerg 358- 73/ 2005

Wykonał :

Kierownik roboty
Geodeta uprawniony nr 13335
Stanisław Szczypiński

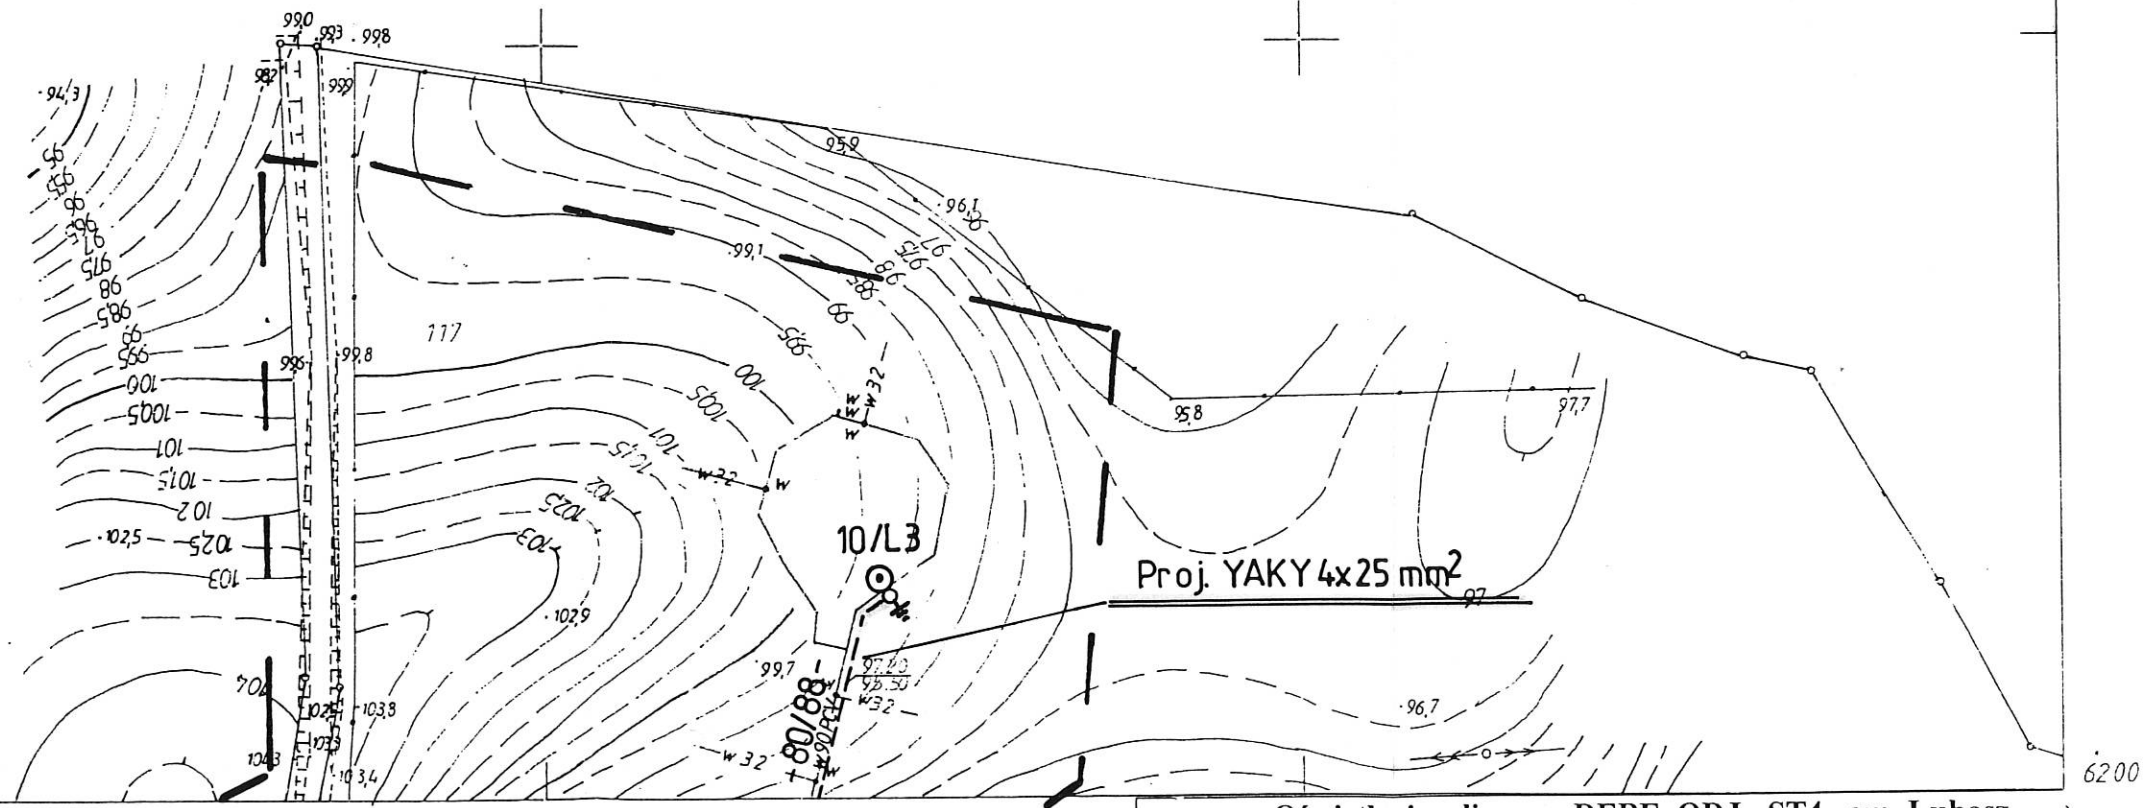

Łączy rys. nr1

OBIEKT : Oświetlenie uliczne - DĘBE ODJ - ST4 gm. Lubasz

INWESTOR : **Urząd Gminy w Lubasz**
ul. Chrobrego 37 64 - 720 Lubasz

SKALA
1 : 1000

OPRACOWANIE : **EP PUE ENERGOBUD Pila Sp. z o.o**
ul. Poznańska 34 64 - 920 Pila

NR RYS.
2

PROJEKTANT : **mgr inż. Jarosław Pałasz**
upr. proj. Nr GP-7342/1619/91/92

RYSUNEK : **Plan zagospodarowania terenu -
energetyczna linia oświetleniowa nn 0,4 kV**