

Pieczałka przyklejona z innego miejsca na mapie

Poświadczam, że niniejszy dokument został opracowany w wyniku prac geodezyjnych i kartograficznych, których rezultaty zawiera operat techniczny wpisany do ewidencji materiałów państwowego zasobu geodezyjnego i kartograficznego
STAROSTA CZARNKOWSKO - TRZCIANECKI
 3002 406 42-29/2016
 (Identyfikator ewidencyjny materiału zasobu - operatu technicznego)
 13 MAJ 2016
 (Data wpisania operatu technicznego do ewidencji materiałów państwowego zasobu geodezyjnego i kartograficznego)
ZUP B T A M O S T
 mgr inż. Jacek Matuszyska-Zajac
 GEODEZJA POWIATOWA
 (imię, nazwisko i podpis geodety (wzrostu i odcianu))
 Geod. inż. Jarosław Wisła
 Kartografii i Katastru


Nie wyklucza się istnienia w terenie innych nie wykazanych na mapie urządzeń podziemnych, które nie były zgłoszone do inwentaryzacji lub o których brak jest informacji w inst. branzowych.

USŁUGI GEODEZYJNE
 Jarosław Wisła
 64-720 LUBASZ, ul. Zielona 39
 tel 608 875 901
 NIP 763-121-47-31
 Jarosław Wisła
GEODETA UPRAWNIONY
 Świadcztwo - G.G.C. Nr 18507
 64-720 LUBASZ

MAPA DO CELÓW PROJEKTOWYCH


skala : 1 : 500
 sekcja: 412.212.093.3

Wojwództwo : wielkopolskie
 Powiat : czarnkowski - trzcianiecki
 Jednostka ewidencyjna : 300205_2 LUBASZ
 Obręb : 0009 LUBASZ
 Ark : 10
 Działka : 841/3
 Pow : 0,1836
 Kw :
 Układ współrzędnych prostokątnych płaskich 1965-4
 Układ współrzędnych wysokości Kronsztadt
 Data opracowania mapy 11.05.2016
 GK.6640.804.2016

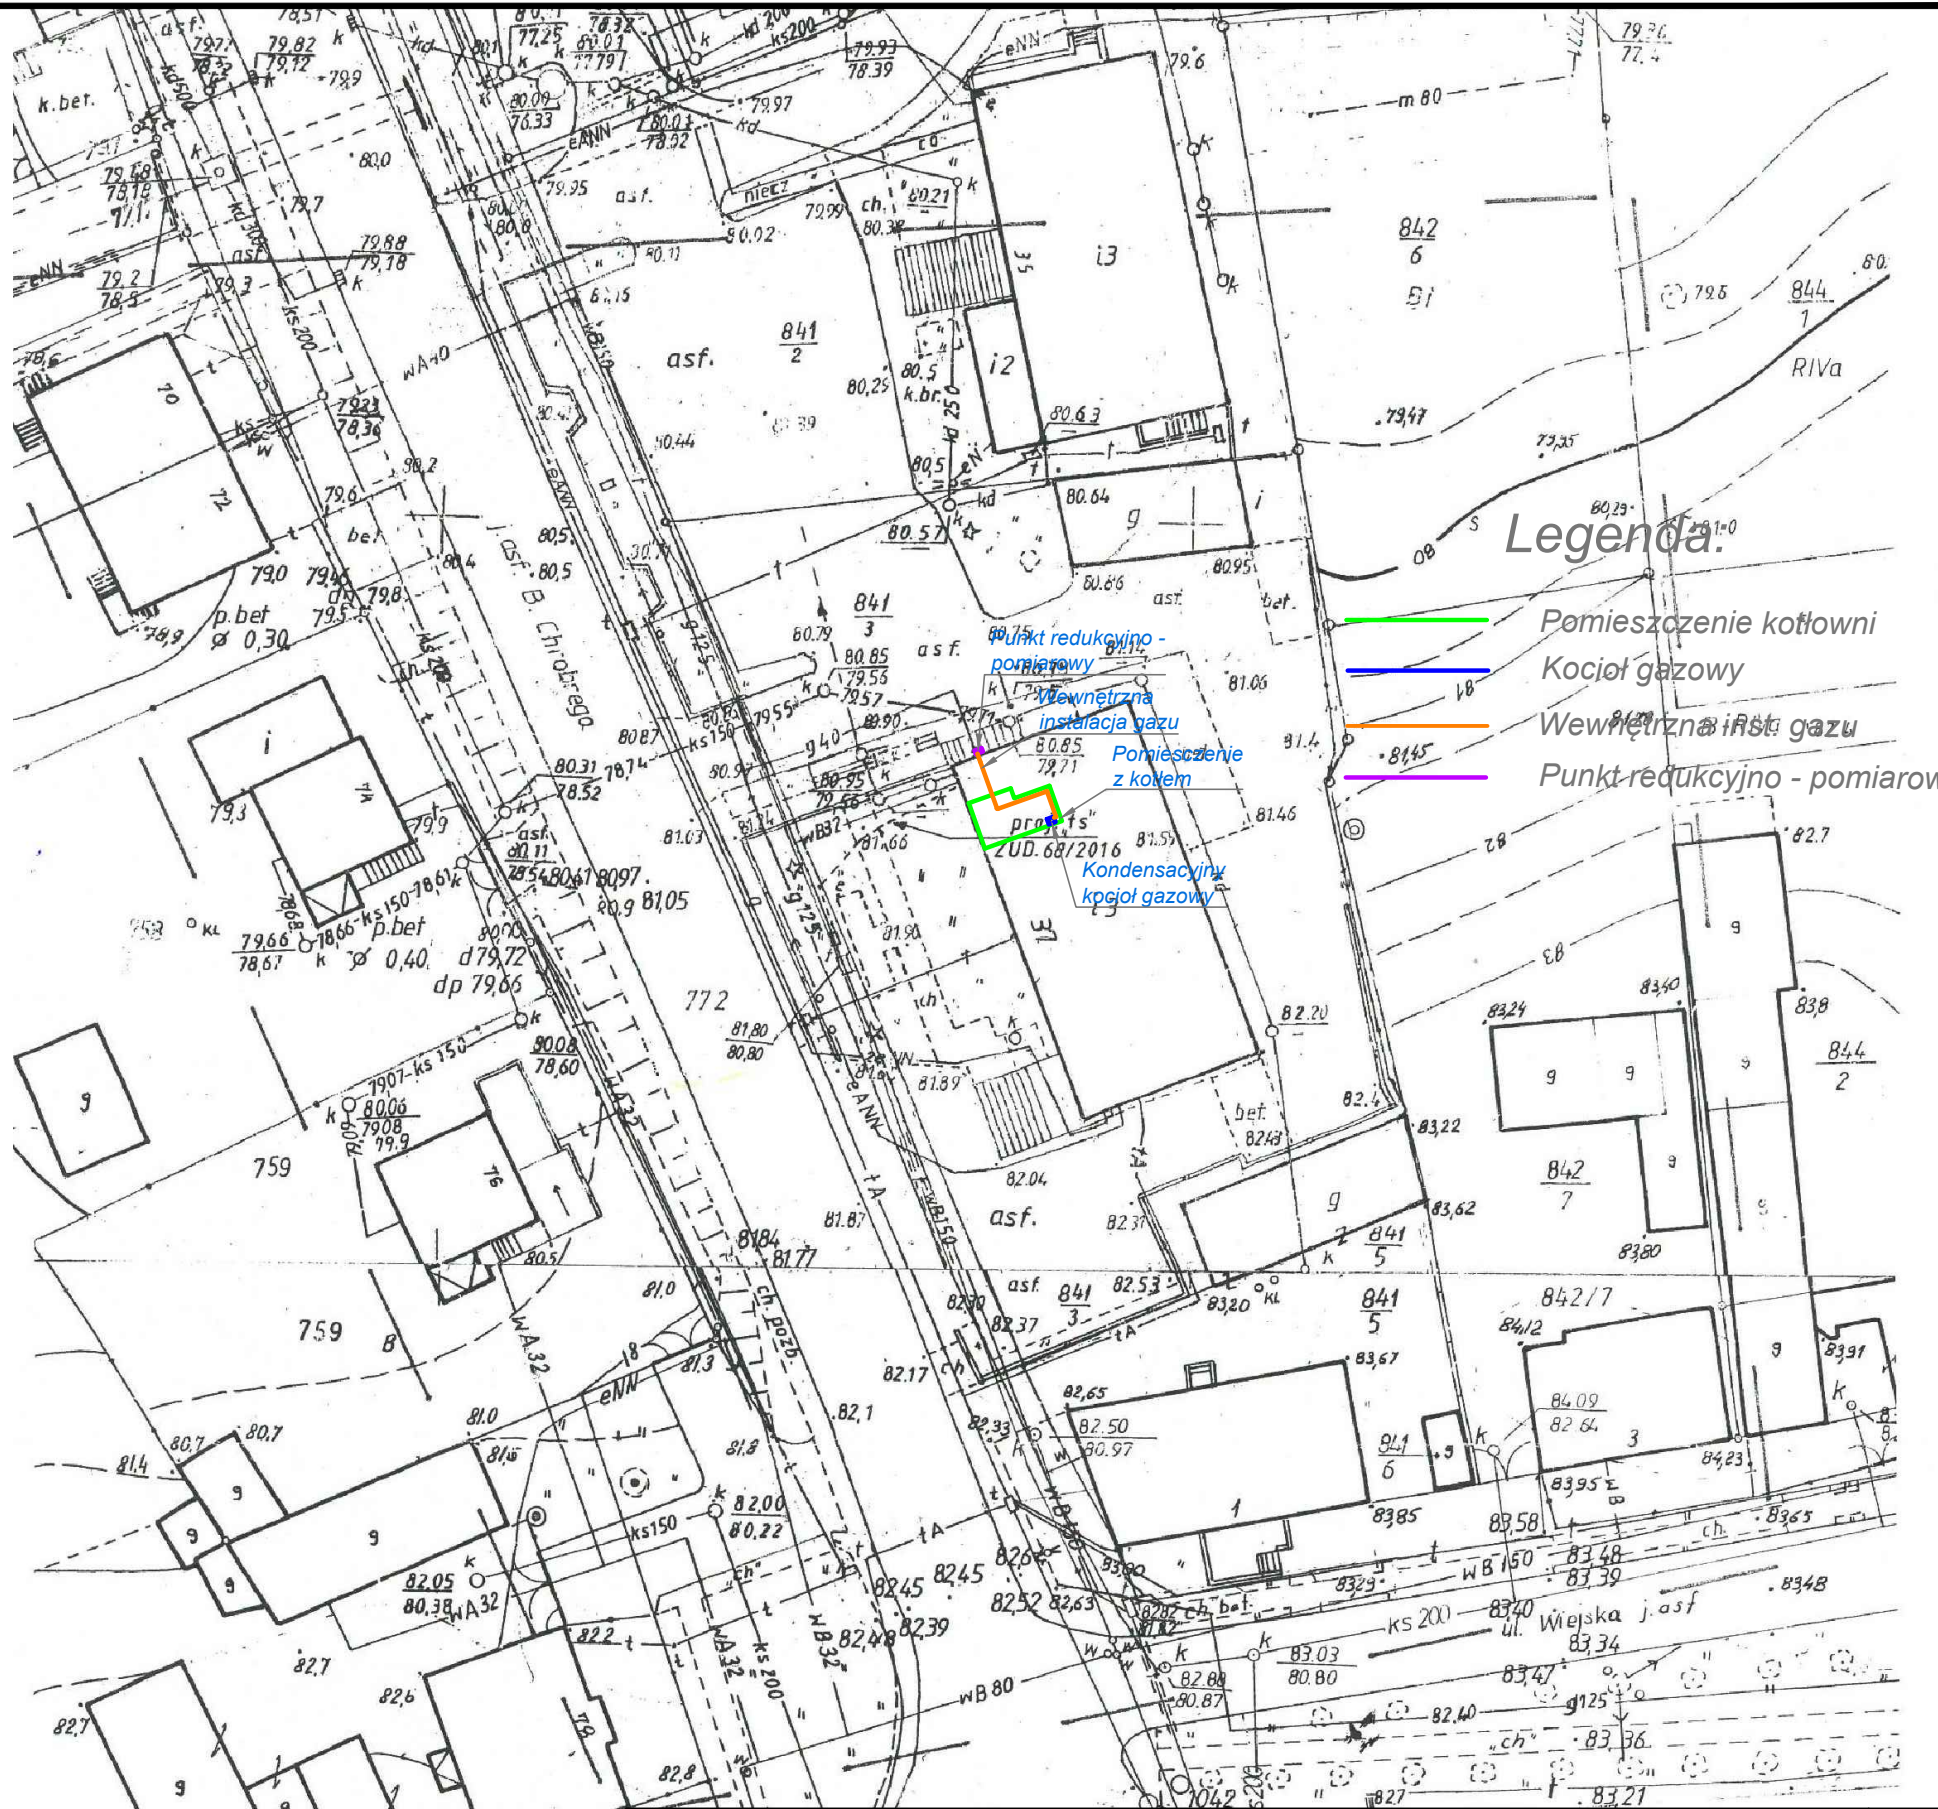

- Legenda:**
- Pomieszczenie kotłowni
 - Kocioł gazowy
 - Wewnętrzna instalacja gazu
 - Punkt redukcyjno - pomiarowy

Punkt redukcyjno - pomiarowy
 Wewnętrzna instalacja gazu
 Pomieszczenie z kotłem
 Kondensacyjny kocioł gazowy

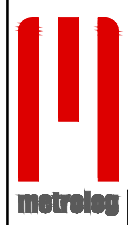

METROLOG Sp. z o.o.
 ul. Kościuszki 97
 64-700 Czarnków

Data	Imię i Nazwisko	Podpis
08.2016	mgr inż. Wojciech Grzewka upr. bud. nr WKP/0134/POOS/04	
08.2016	tech. Jan Modławski upr. bud. nr NI-8345/44/81	

Projekt: BUDOWLANY
 Przebudowy istniejącej kotłowni opalanej paliwem stałym na zasilaną gazem ziemnym wraz z budową wewnętrznej instalacji gazu w budynku Urzędu Gminy Lubasz przy ul. Bolesława Chrobrego 37 w Lubaszu
 Obiekt: Budynek Urzędu Gminy w Lubaszu
 64-720 Lubasz, ul. Bolesława Chrobrego 37
 Inwestor: Urząd Gminy w Lubaszu
 64-720 Lubasz, ul. Bolesława Chrobrego 37
 Temat rys: **Plan zagospodarowania terenu**

Format: A3
 Skala: 1:500
 Nr rys: **1**